


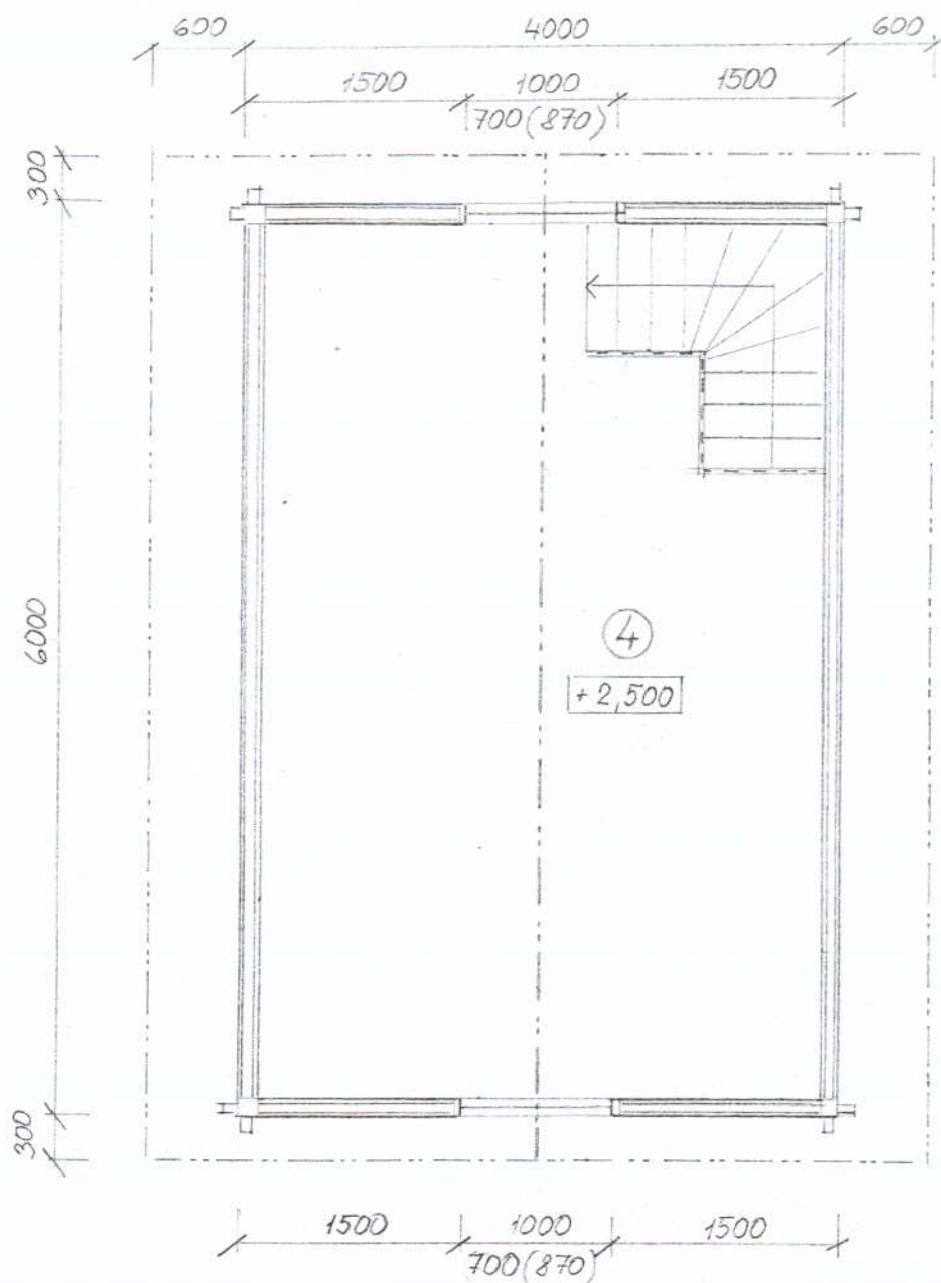

PŮDORYS - PODKROVÍ



skutečné provedení

Ing Knapík Vladimír - autorizovaný inženýr

Třeboň, Táboritká 1104/II tel.: 384723768, 602442564, IČO 49042963, DIČ 088-6403211353

kreslil	navrhl	kontrola	odpovědný projektant	dokumentace
Ing. Knapík	Ing. Knapík	Ing. Knapík	Ing. Knapík Vladimír	datum 4.1.2022
				formát
investor	Milan a Dana Rumlerovi, Husova 861, Libochovice			
3	Zahradní domek a přístřešek na stavba p.č. KN 198/2 v k.ú. Třeboň			měřítko 1 : 50
	obsah půdorys přízemí a podkroví			č. výkresu 5.